

MAPA DO CELÓW PROJEKTOWYCH

Skala 1:1000
 Arkusz: 7.128.27.17.3, 7.128.27.17.4
 Układ poziomy: 2000, układ wysokościowy: Kronsztadt 86
 Jedn. ewid. Kolbuszowa [180602_5]
 Obręb: Huta Przedborska [0004]
 Jedn. ewid. Niwiska [180604_2]
 Obręb: Leszcze [0002]
 GK.PODGiK.6642.1.1638.2015
 L.k.s.rob.:...482/2015...
 Mapa aktualna w oznaczonym zakresie na dzień: 12.11.2015.

Mapa opracowana z wykorzystaniem materiałów otrzymanych z PODGiK w ramach licencji nr: GK.PODGiK.6642.1.1638.2015_1806_K05.

Ze względu na charakter inwestycji nie badano KW.
 Nie wyklucza się istnienia w terenie innych nie wykazanych na niniejszej mapie urządzeń podziemnych, które nie były zgłoszone do inwentaryzacji lub, o których brak jest informacji w instytucjach branżowych.

Wykonawca:

KOL-KART Sp.z o.o.
 Kolbuszowa Dolna
 ul. Tarnobrzaska 112, 36-100 Kolbuszowa
 NIP 814-163-70-57, REGON 180306452

GEODETA UPRAWNIONY
 mgr inż. Waldemar Haracz
 Upr. zaw. nr 20856

STAROSTA KOLBUSZOWSKI


dokumentacja nr: GK.ZUDP.6630.1.1638.2015_1806_K05
 była przedmiotem umowy koordynacyjnej
 w formie załącznika do umowy o dzieło nr: 1806/K05/2015
 w Starostwie Powiatowym w Kolbuszowie
 przy ulicy 11-go listopada 10
 w dniu: 17 GRU. 2015
 inż. Eugeniusz Kopylarz
 INSPEKTOR W POWIATOWYM URZĘDZIE
 GEODEZYJNEJ I KARTOGRAFICZNEJ

Poswiadcza się, że niniejszy dokument został opracowany w wyniku prac geodezyjnych i kartograficznych, których rezultatem zawiera operat techniczny wpisany do ewidencji materiału państwowego zasobu geodezyjnego i kartograficznego.	
STAROSTA KOLBUSZOWSKI	
Identyfikator ewidencyjny materiału zasobu operatu technicznego	P1806.2015.1561
Data wpisania operatu technicznego do ewidencji materiału zasobu	30.11.2015
Imię, nazwisko i podpis osoby reprezentującej organ	

z up. STAROSTY
 mgr inż. Janusz Kita
 KIEROWNIK POWIATOWEGO OŚRODKA DOKUMENTACJI
 GEODEZYJNEJ I KARTOGRAFICZNEJ

STAROSTWO POWIATOWE W KOLBUSZOWEJ
 Zespół Uzgodnienia i Dokumentacji Projektowej
 Sprawdzona z materiałami ZUDP w Kolbuszowie
 na powyższym terenie brak uzgodnionych projektów
 (nie) występują tereny zmiełorowane
 (nie) występują złoża surowców mineralnych
 Kolb., dn. 07 GRU. 2015 ZUDP.6630.1.1638.2015_1806_K05

z up. STAROSTY
 inż. Eugeniusz Kopylarz
 PEKTOREK DOKUMENTACJI I OŚRODEK DOKUMENTACJI
 GEODEZYJNEJ I KARTOGRAFICZNEJ

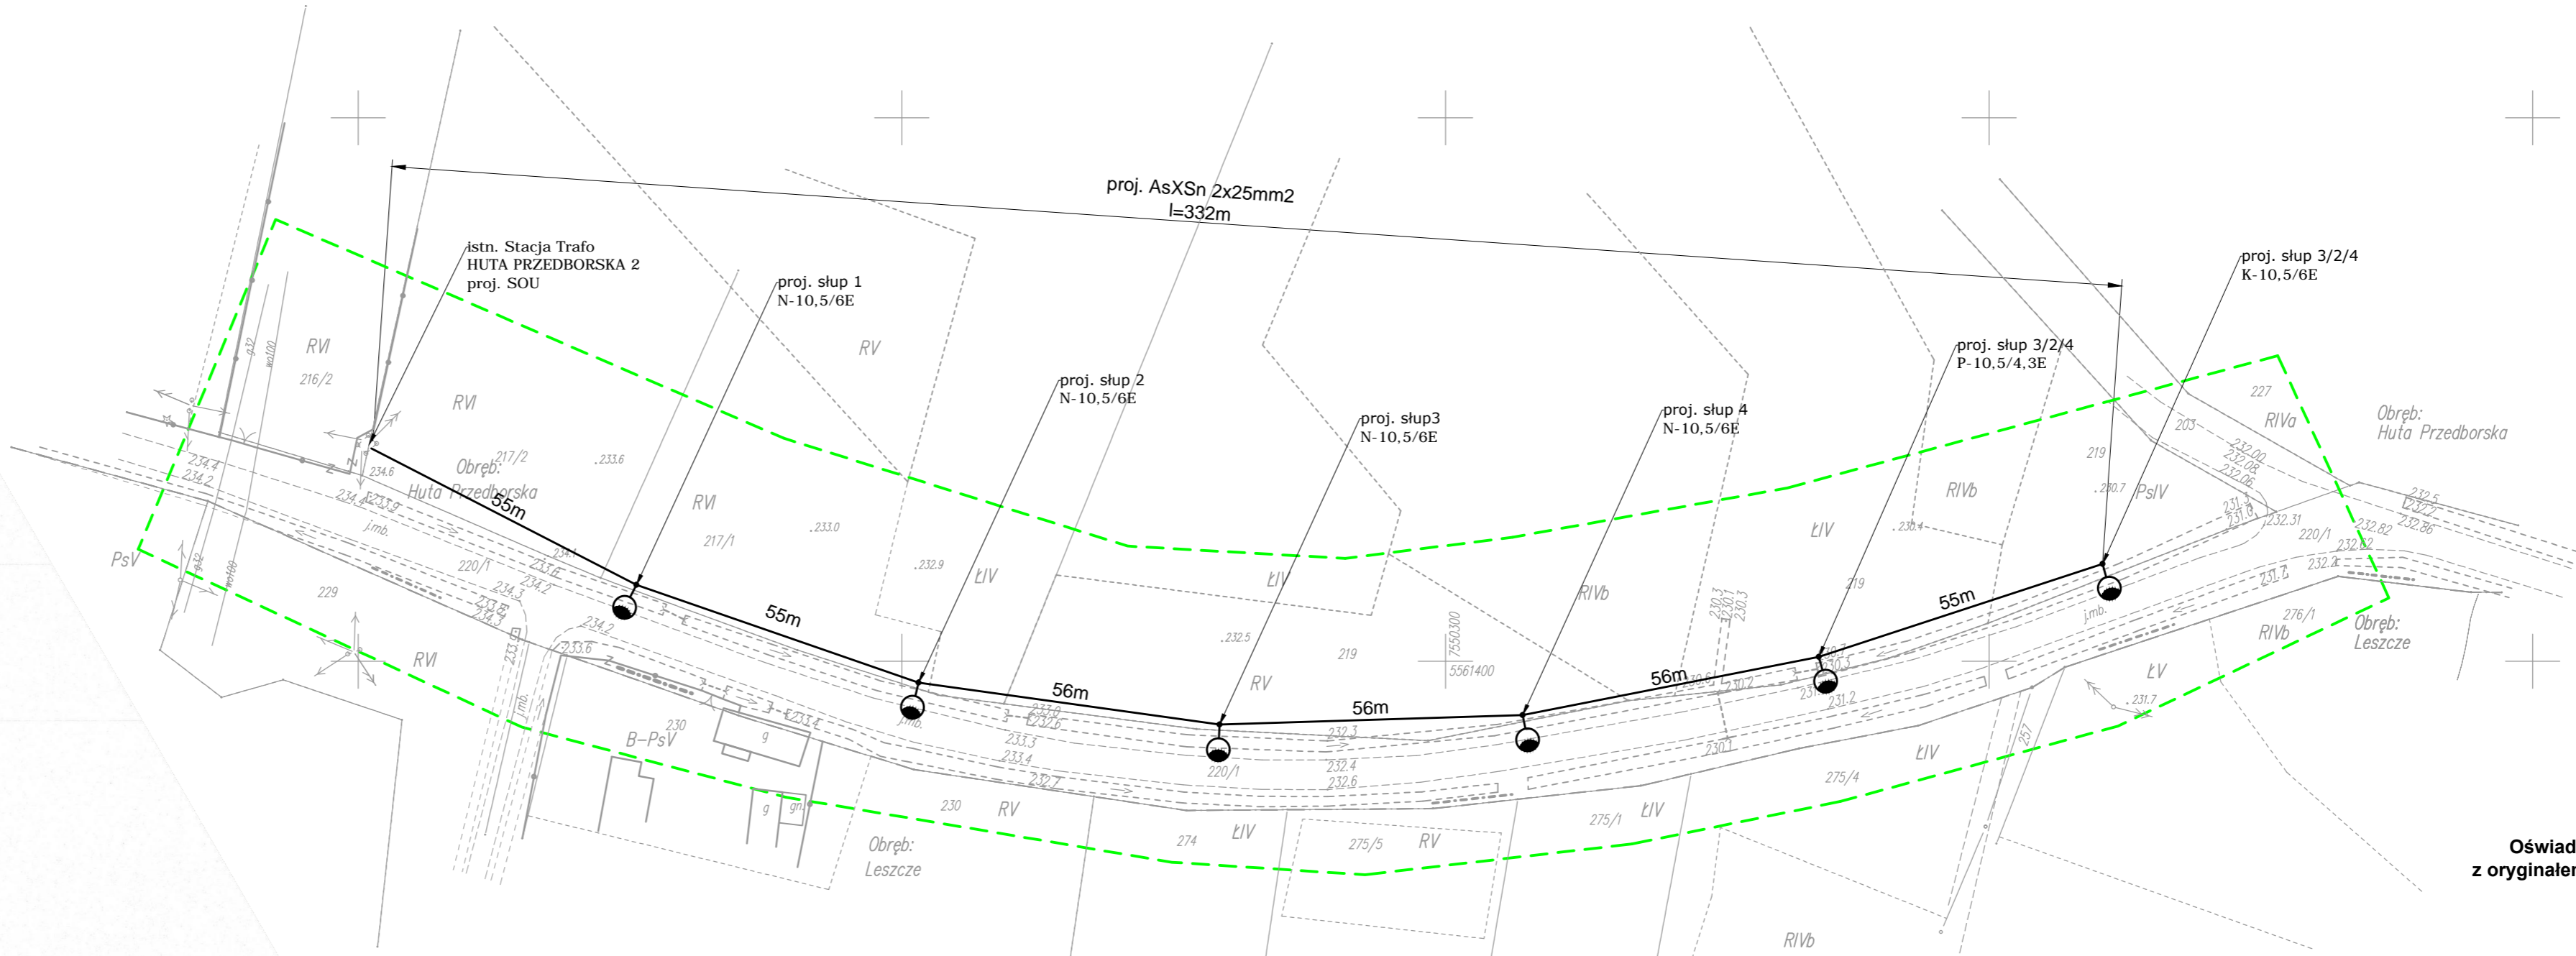

Legenda:

- projektowany słup linii oświetleniowej (typ i wysokość na rysunku)
- projektowany przewód linii napowietrznej oświetleniowej
- projektowana oprawa oświetlenia ulicznego

Oświadczam, że mapa jest zgodna z oryginałem mapy do celów projektowych

Paulina
 10.12.2015

SP-Project Projekty, Pomiary, Audyty Elektroenergetyczne ul. Dąbrowskiego 7,35-033 Rzeszów tel. 608 451 772		Inwestor: GMINA KOLBUSZOWA UL. OBROŃCÓW POKOJU 21 36-100 KOLBUSZOWA	
Lokalizacja inwestycji:		GMINA KOLBUSZOWA, HUTA PRZEDBORSKA DZ. EW. NR 2216/2, 217/1, 217/2, 219	
Tytuł opracowania:		BUDOWA OŚWIETLENIA ULICZNEGO W MIEJSCOWOŚCI HUTA PRZEDBORSKA GMINA KOLBUSZOWA	
Tytuł rysunku:		PROJEKT ZAGOSPODAROWANIA TERENU	
Zakres opracowania:	PROJEKT BUDOWLANY	Data opracowania:	12.2015
Zakres opracowania:	PROJEKT BUDOWLANY	Skala rysunku:	1:1000
Zespół projektowy:	Nr uprawnień budowlanych:	Podpis:	Nr rysunku:
INSTALACJE ELEKTROENERGETYCZNE I TELETECHNICZNE:			
mgr inż. Paulina SERWATKA-MASŁYK	PKD/0244/POE/13	<i>Paulina</i>	PZT-01
mgr inż. Robert BĘBEN	PKD/0191/POE/06	<i>Robert</i>	